


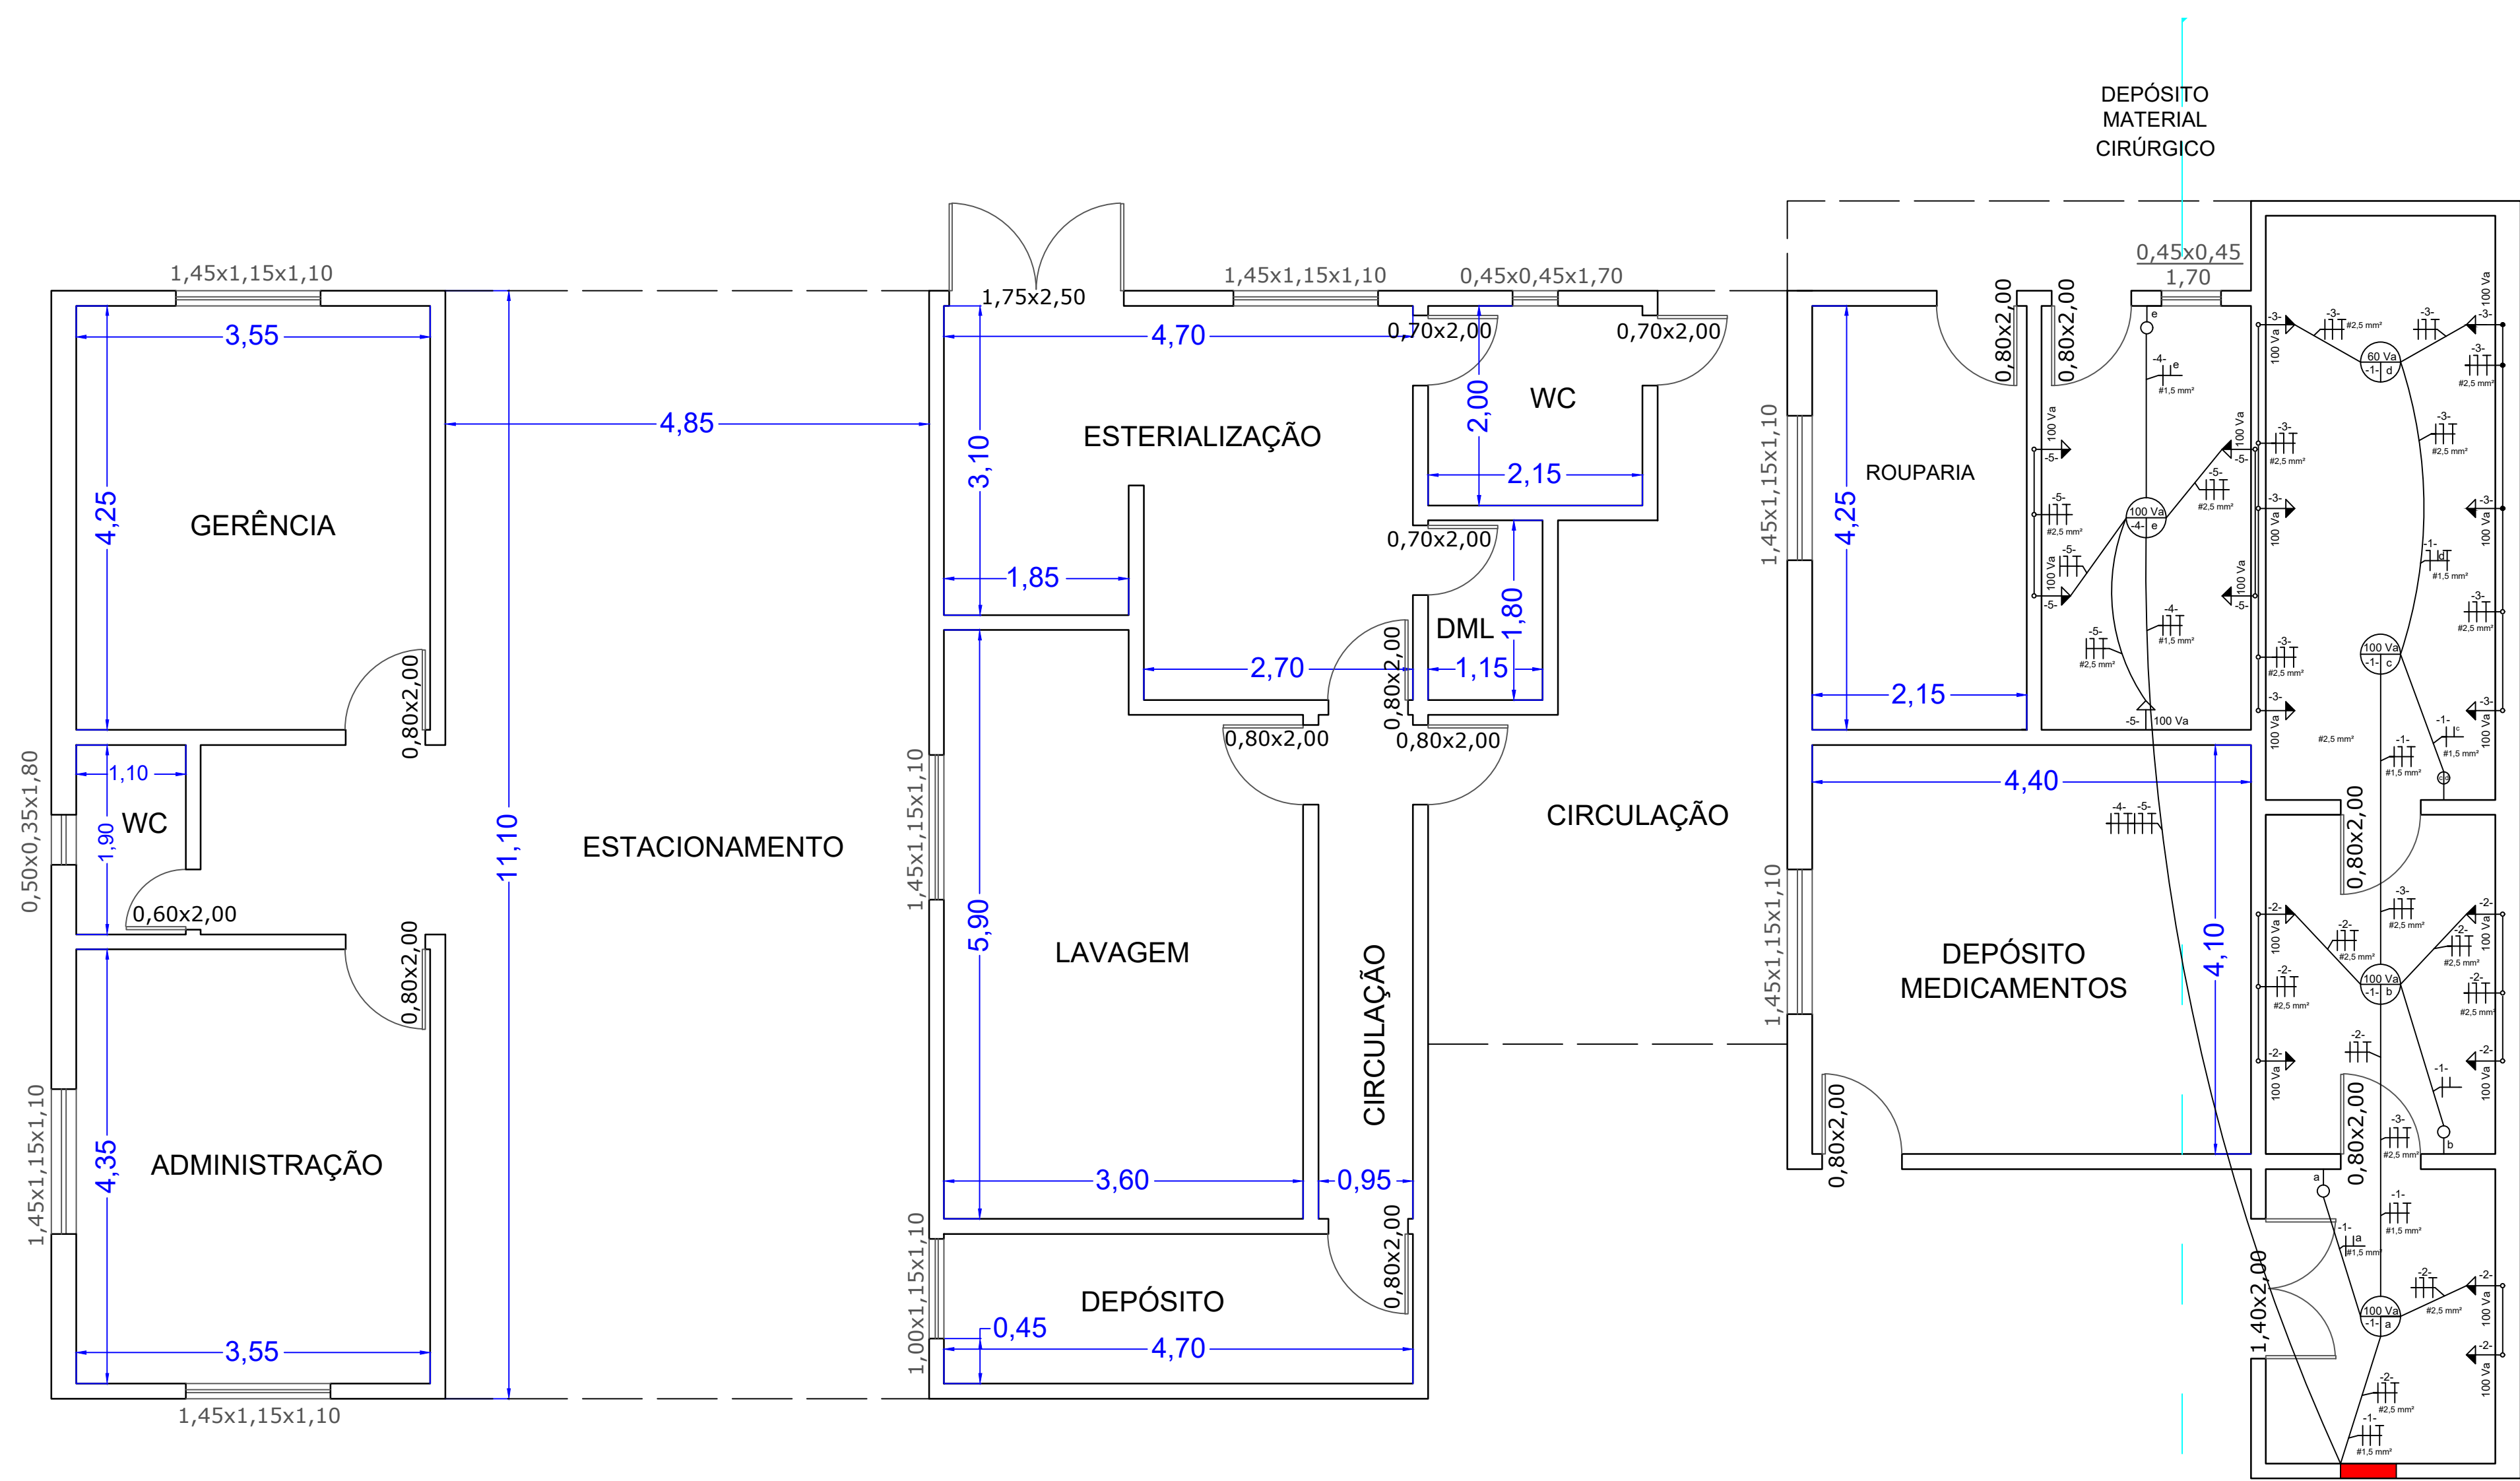


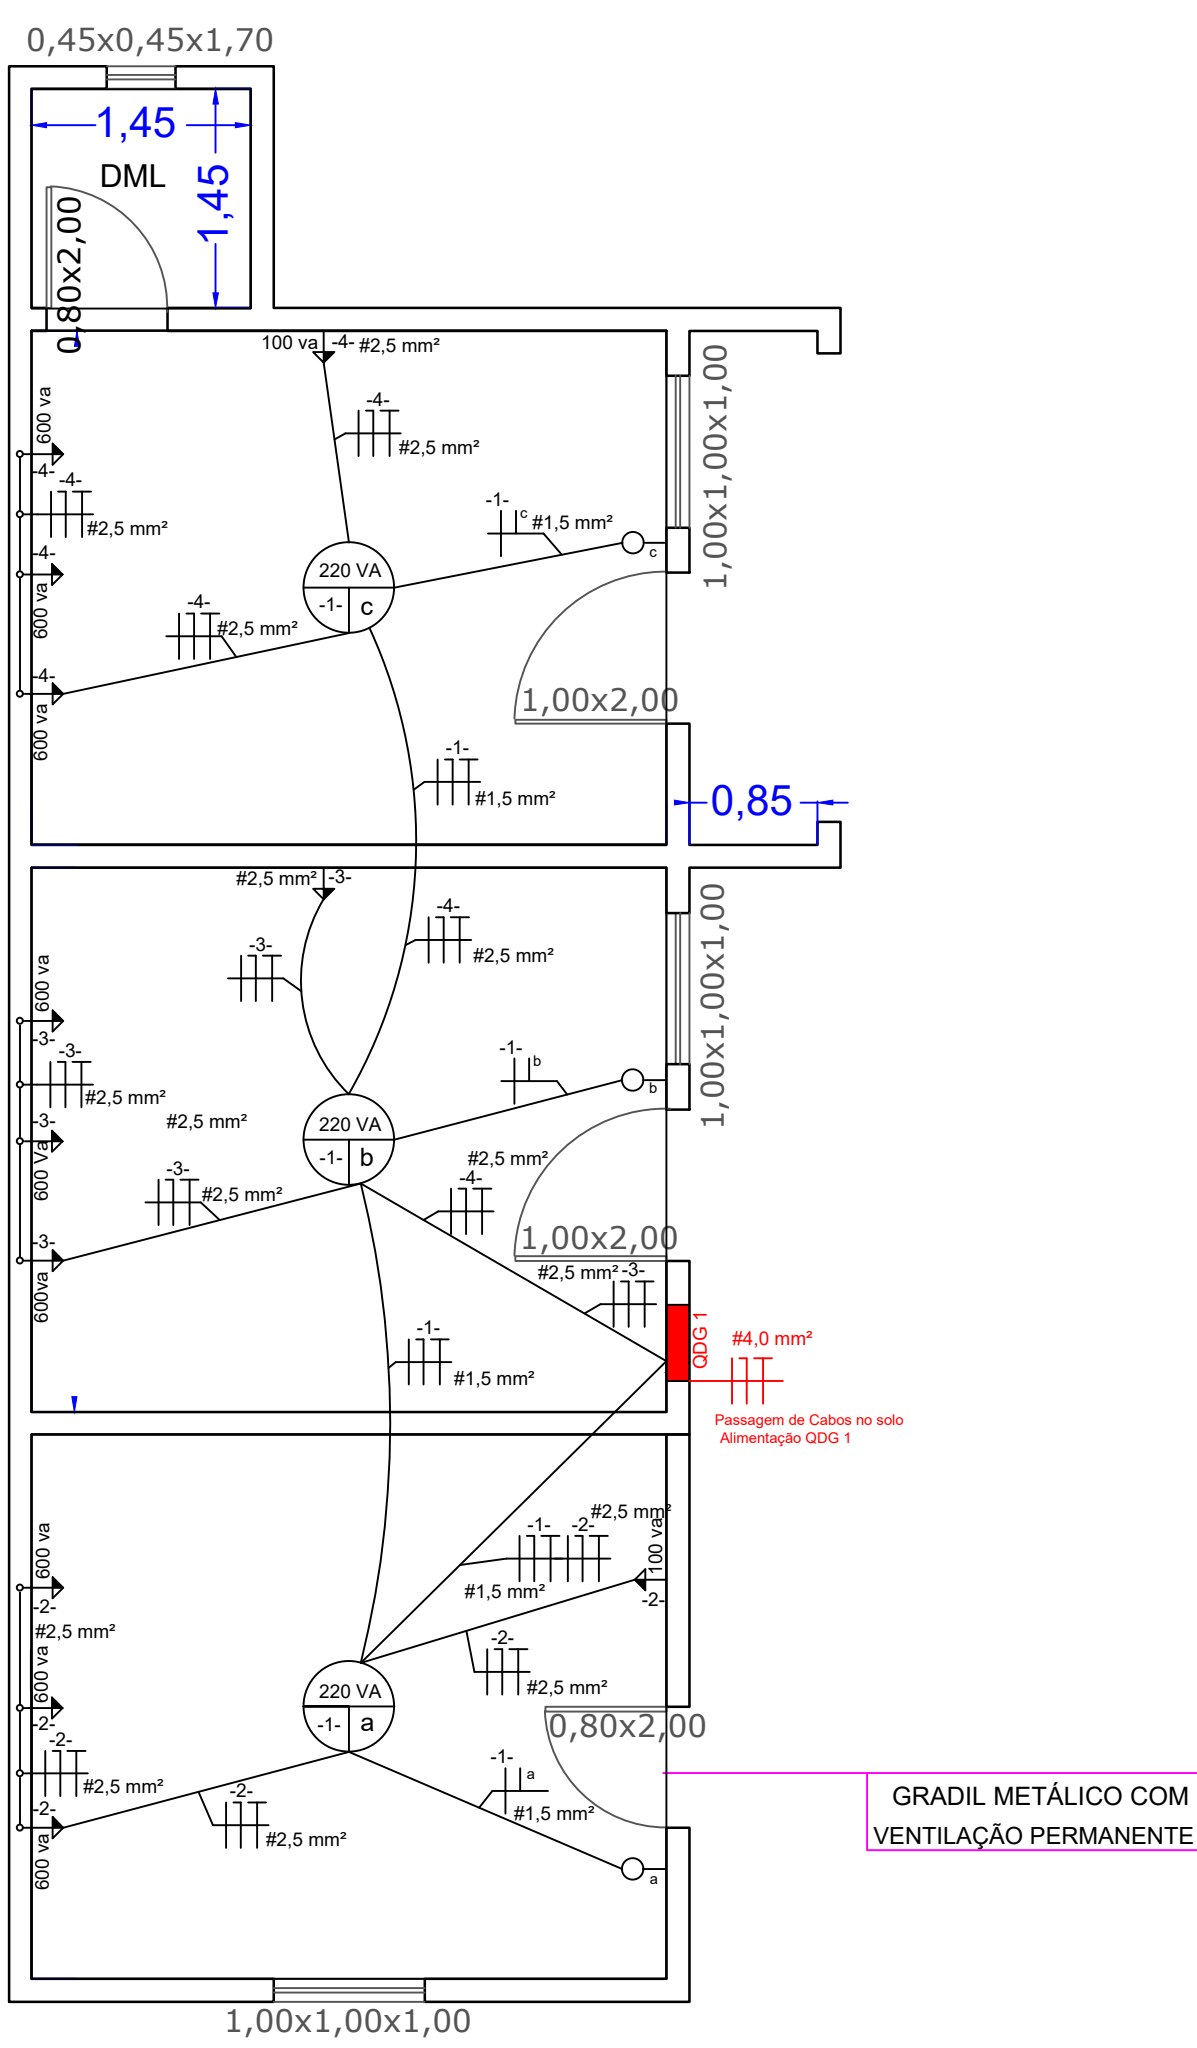

ESCRITÓRIO/LAVANDERIA
ESCALA 1:50

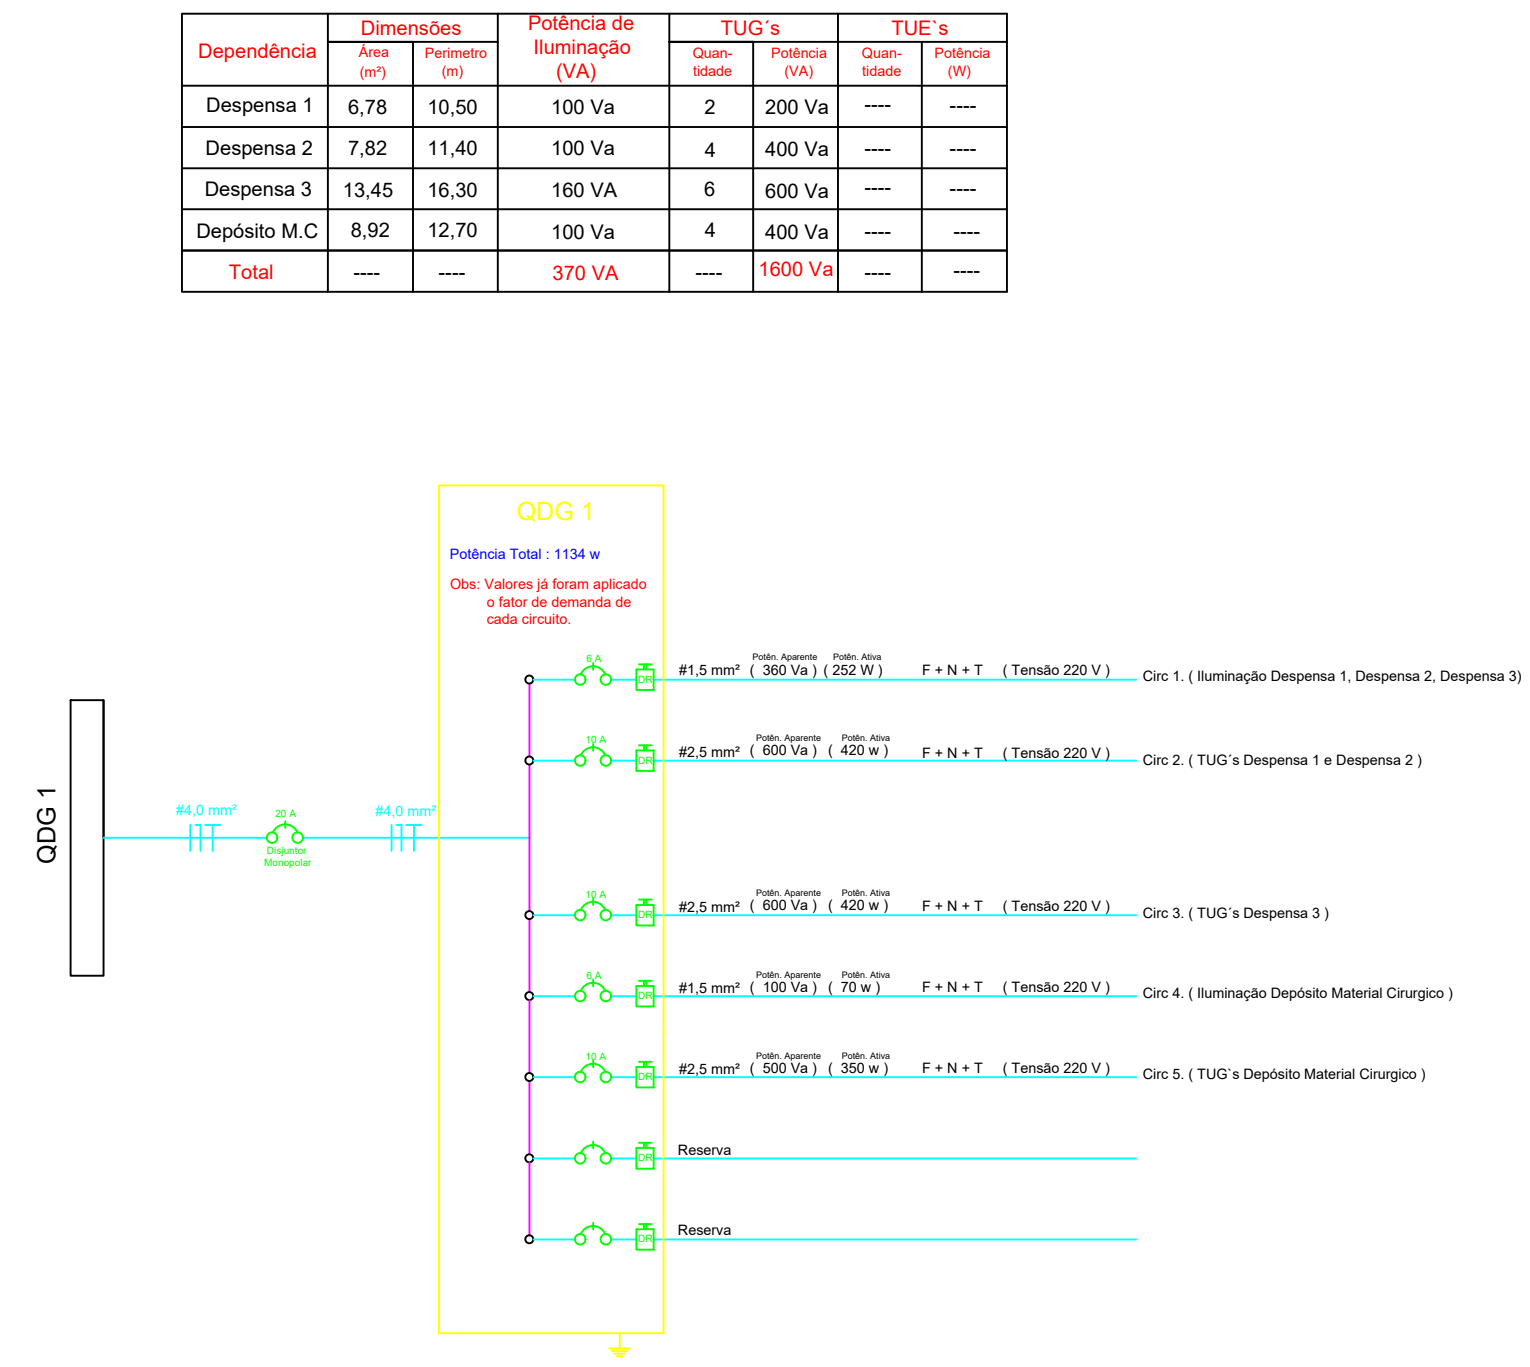

NECROTÉRIO E DEPÓSITO
ESCALA 1:50

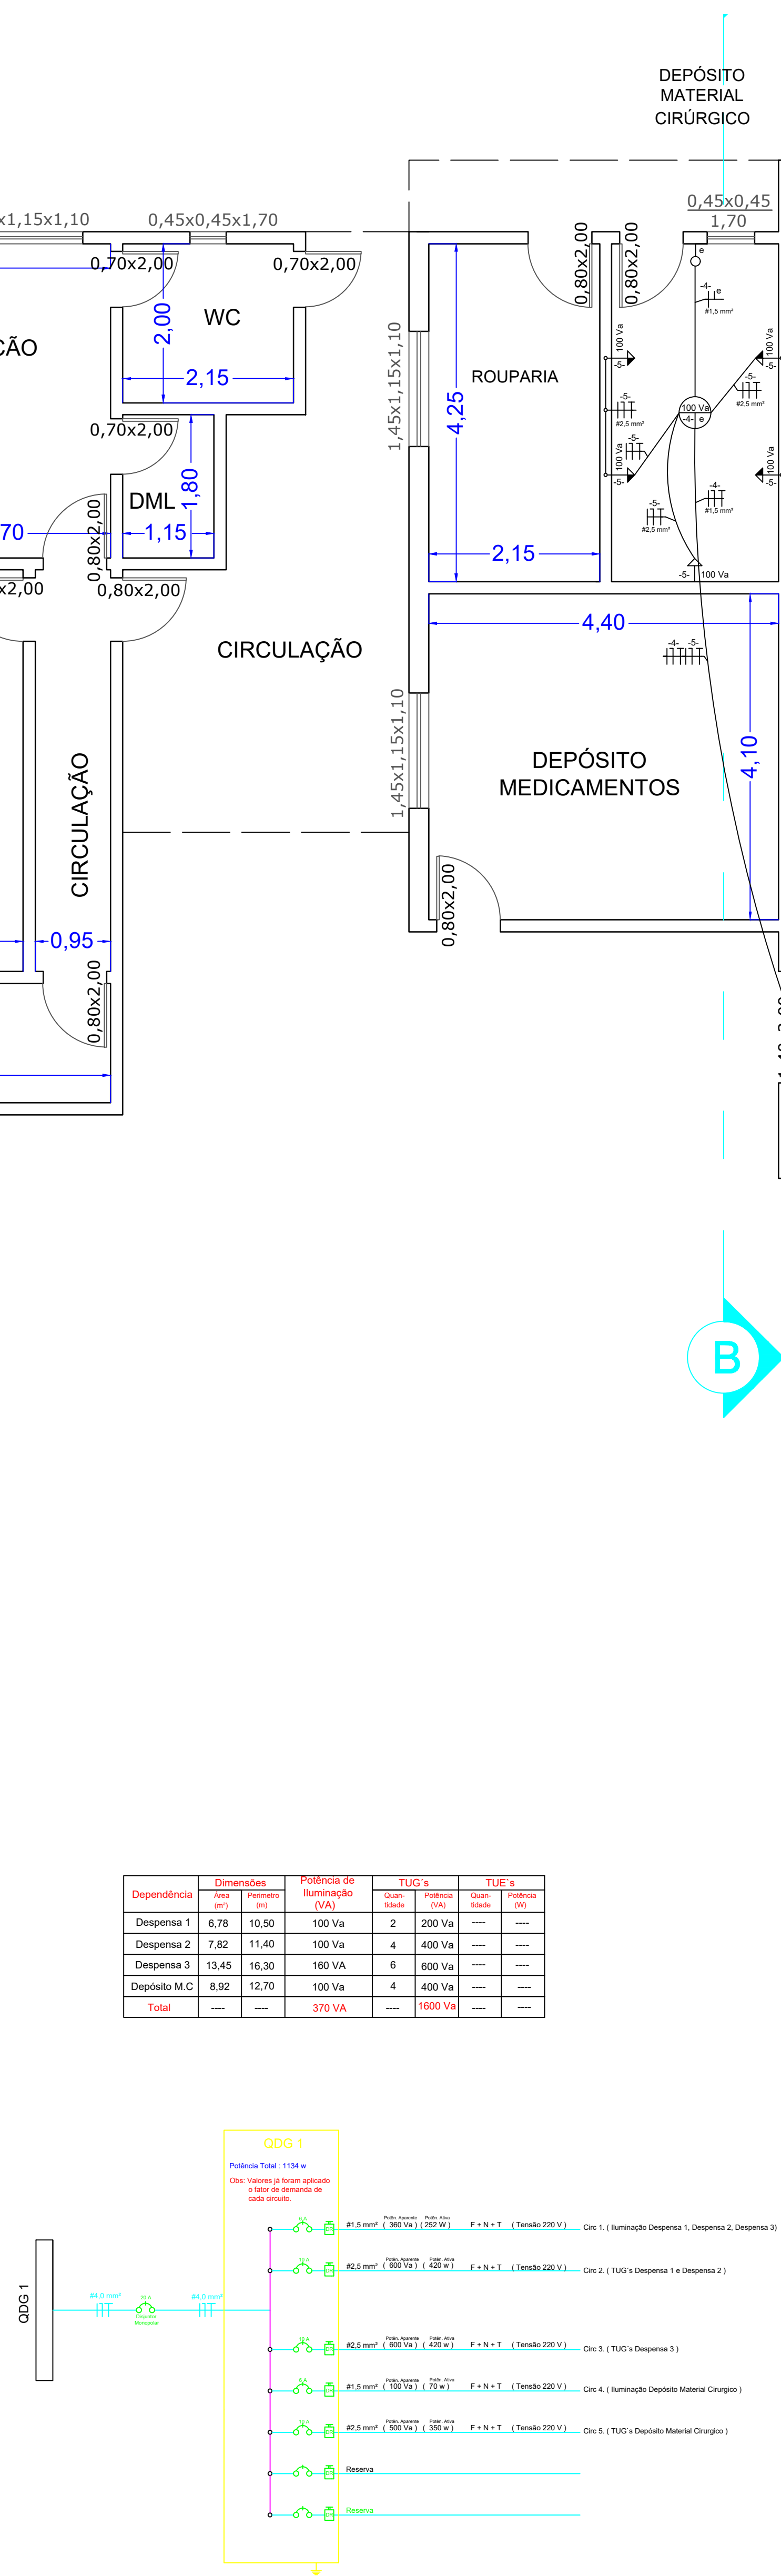

CONVERSÃO DE DIÂMETROS DOS ELETRODUTOS	
INTERNO	INTERNO
ø19mm	ø3/4"
ø25mm	ø1"
ø50mm	ø2"
ø75mm	ø3"

LEGENDA

- Eletroduto
- 2PT Tomada retangular - 2P+T 10A - baixa h=0,30m do chão
- 2PT Tomada retangular - 2P+T 10A - média h=1,20m do chão
- 2PT Tomada retangular - 2P+T 10A - alta h=2,00m do chão
- Interruptor - 1,20m do piso
- Lâmpada Comum - Teto
- Quadro de Distribuição

Observação
- Os Valores de Alturas "h" Descritos na Legenda, Referem-se ao Piso Acabado

APROVAÇÃO:

ENDEREÇO: RUA GOIÁS, N° 717
SETOR: CENTRO
BURITI ALEGRE - GOIÁS

PROPRIETÁRIO: SANTA CASA DE MISERICÓRDIA
CNPJ 02.345.373/0001-63

AUTOR DO PROJETO: NATÁLIA DE CARVALHO LIMA
CREA: 1017199922/D-GO

REVISÃO: NATÁLIA DE CARVALHO LIMA
CREA: 1017199922/D-GO

CONTEÚDO: PROJETO ELÉTRICO
DIAGRAMA UNIFILAR
QUADRO DE CARGAS

ESCALA: INDICADA ÁREA CONSTRUÍDA: 1755,00 m² ÁREA REFORMA: 421m²

UNIDADE: METROS DATA: JULHO 2020 FOLHA: 2/2

PROJETO ELÉTRICO

engenhariacarvalho@gmail.com

(62) 9 98487908